


Železné Nad Mezí
- prodloužení II. tlakového pásma

Situace stavby
M 1:500

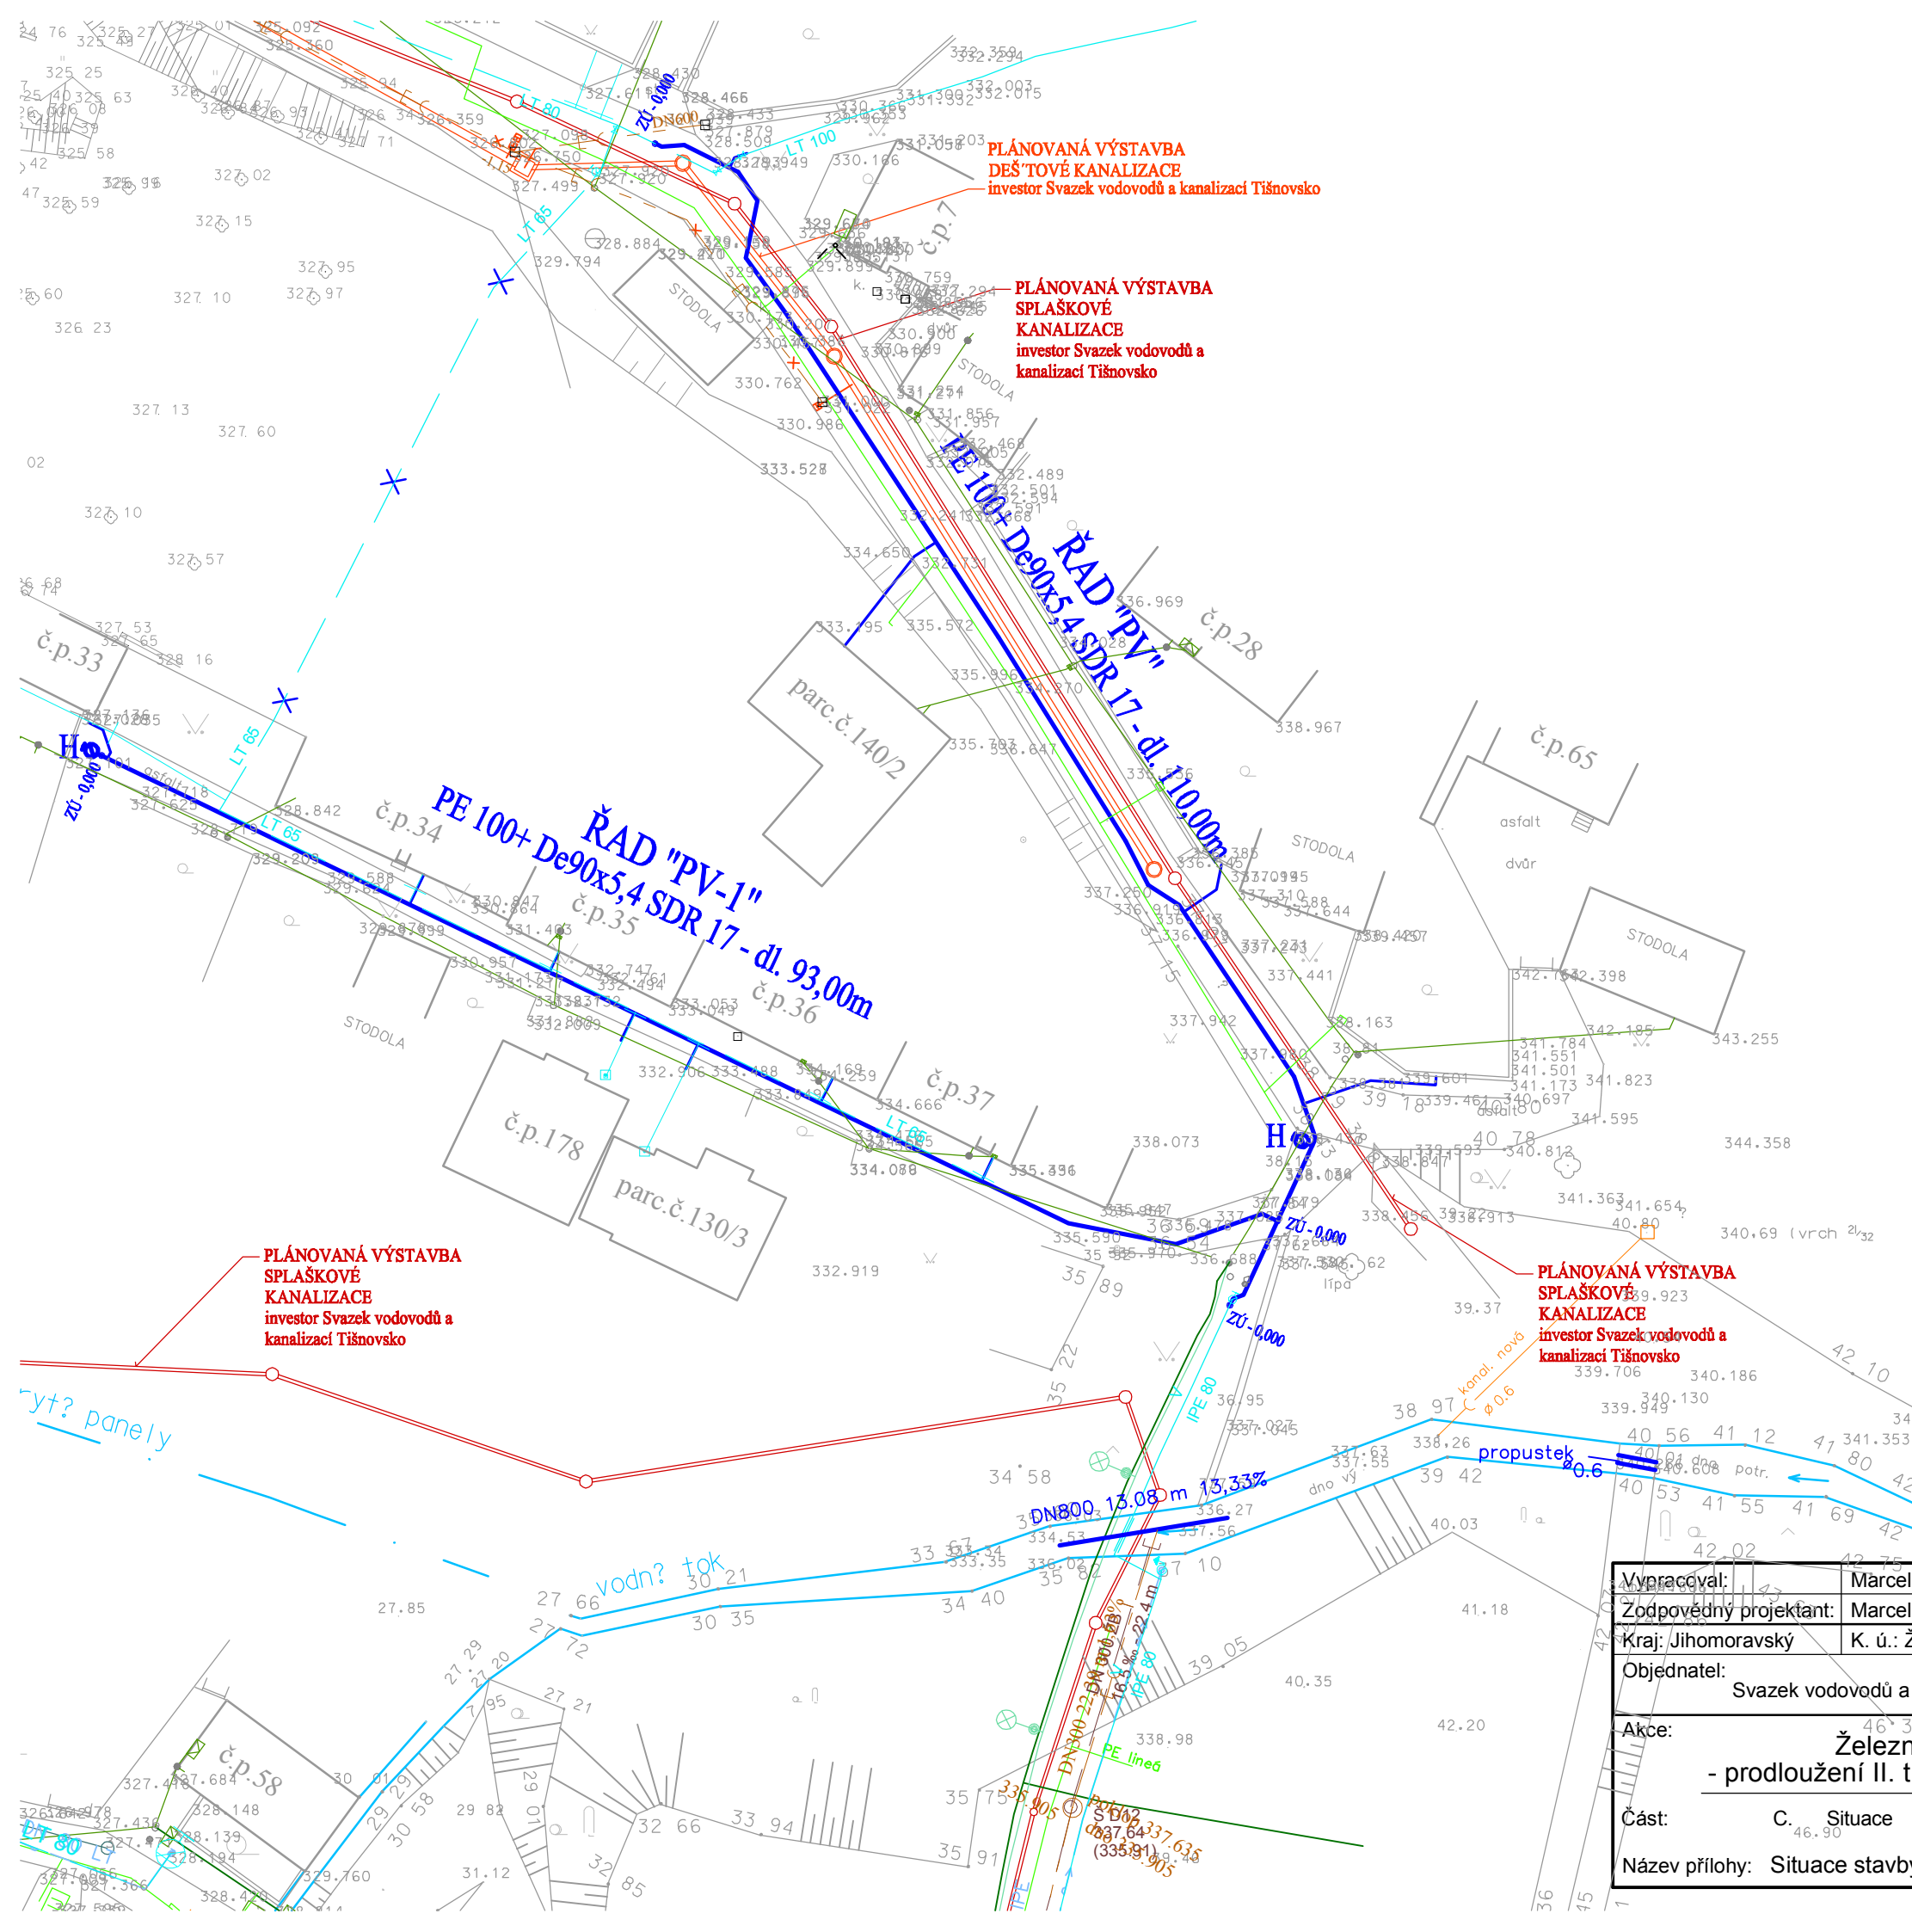

PLÁNOVANÁ VÝSTAVBA
DEŠŤOVÉ KANALIZACE
investor Svazek vodovodů a kanalizací Tišnovsko

PLÁNOVANÁ VÝSTAVBA
SPLAŠKOVÉ
KANALIZACE
investor Svazek vodovodů a
kanalizací Tišnovsko

PLÁNOVANÁ VÝSTAVBA
SPLAŠKOVÉ
KANALIZACE
investor Svazek vodovodů a
kanalizací Tišnovsko

 
PLÁNOVANÁ VÝSTAVBA
SPLAŠKOVÉ
KANALIZACE
investor Svazek vodovodů a
kanalizací Tišnovsko

LEGENDA - navržené inženýrské sítě

- Vodovodní řad
- Rozsah vodovodní přípojky, která je součástí projektové dokumentace

LEGENDA - stávající inženýrské sítě

- - - - - Vodovodní řad
- NTL plynovod
- NN podzemní
- NN nadzemní
- VO podzemní
- stávající dešťová kanalizace



Vyráběl: Marcela Skříčková		Marcela Skříčková autorizovaný technik ČKAIT Jiráskova 514, 666 01 Tišnov tel.: 723 104 072 e-mail: skrickova.m@seznam.cz	
Zodpovědný projektant: Marcela Skříčková			
Kraj: Jihomoravský K. ú.: Železné			
Objednatel: Svazek vodovodů a kanalizací Tišnovsko		Paré č.	Datum: srpen 2013
Akce: Železné Nad Mezí - prodloužení II. tlakového pásma vodovodu			Měřítko: 1:500
			Formát: 2 x A4
Část: C. Situace			Stupeň: DSJ
Název přílohy: Situace stavby		Číslo výkresu: C.2	